



Landkreis Kelheim  
Gemeinde Saal a. d. Donau  
Gemarkung Oberschambach

Legende

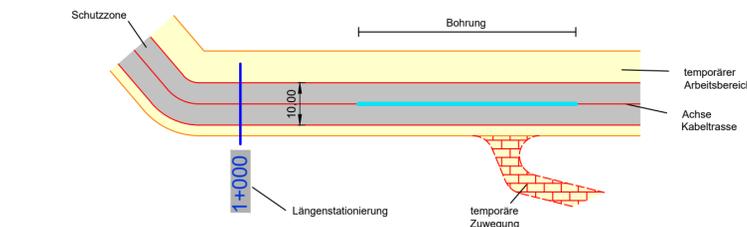

Verbindungs-muffe mit Crossbonding-Anlage

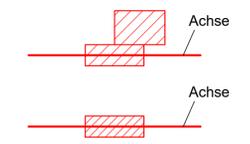

Verbindungs-muffe



Darstellung kreuzende Leitungen :  
(werden mit Beschriftung näher bezeichnet)



LAGEPLAN

110-kV-Kabelleitung  
Anschluss Bachl 3 und 4  
Ltg.Nr. LH-08-O1/3 und LH-08-O1/4  
M. Nr.150n - UW Bachl

Maßstab 1 : 1000



Grenzen gemäß Festlegung der Bundesländer :

Land	Reg. Bez.	Kreis	Stadt/Gem.	Flur	Flurstück
				Oberschambach	Saal an der Donau
				Gemarkung	Gemeinde
					Kelheim
					Landkreis

Index	Datum	Gezeichnet	Änderung			
Zugehörigkeit				Verweis	Maßstab	Format
				-	1 : 1000	297x1189
Technische Referenz	Erstellt durch	Genehmigt von	Erstelldatum	Status	Zahlteil	
BAG DNLL	OMEXOM S. von Ehrenstein	BAGE-TA P. Hilburger	17.11.2020	Gültig	5 Blatt 12	
bayernwerk netz		Objektname 110-kV-Kabelleitung Anschluss Bachl 3 und 4 Ltg.Nr. LH-08-O1/3 und LH-08-O1/4 Klassifikation Planfeststellungsunterlage				
ID	Titel Anlage 04.01.02.05 - Lageplan - Blatt05					