




Legende

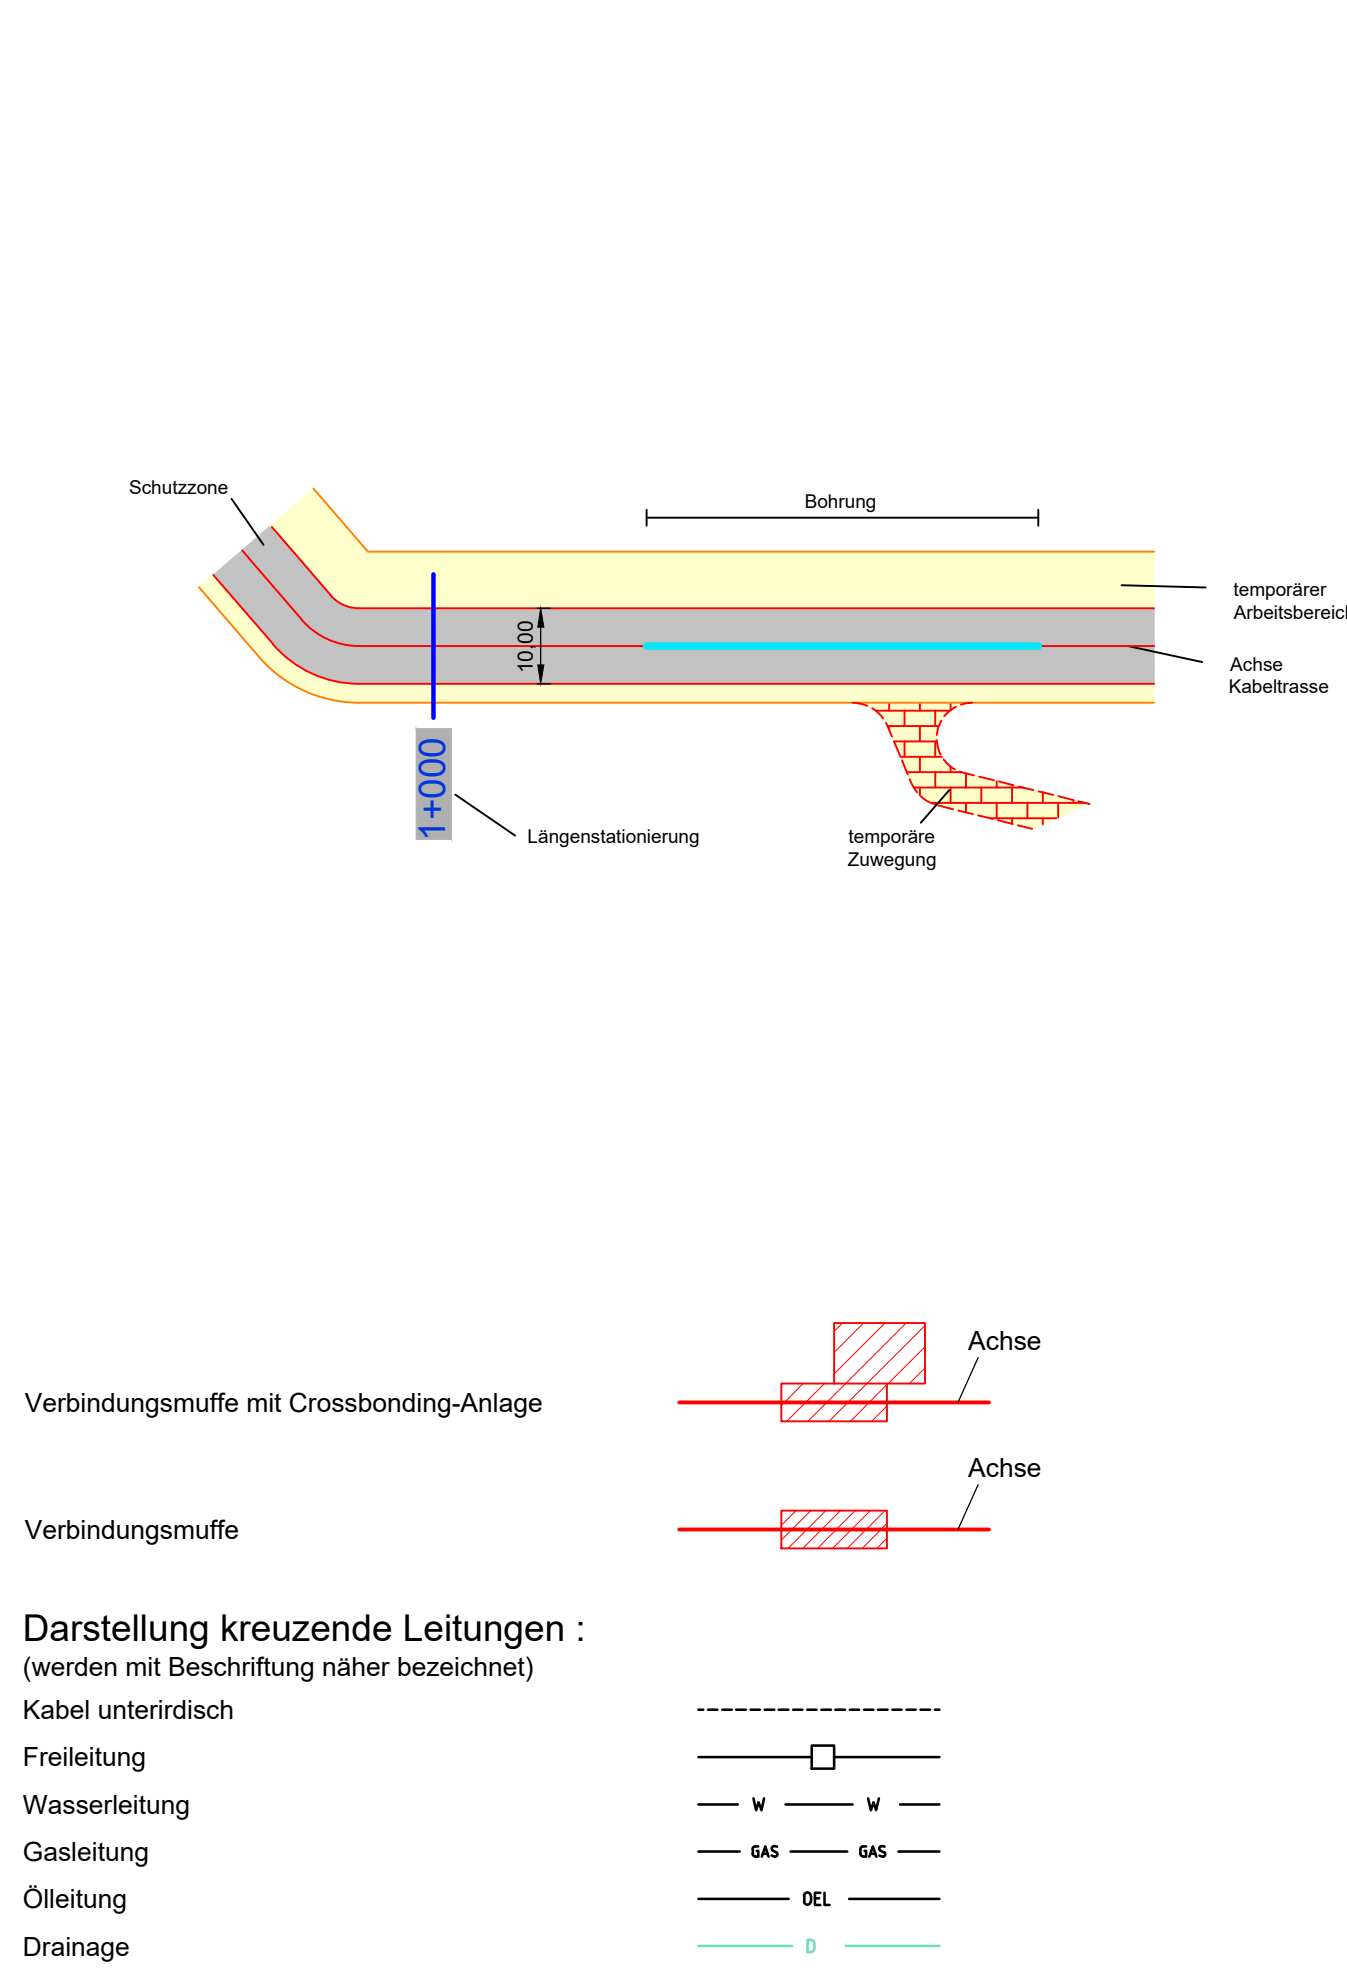


LAGEPLAN

110-kV-Kabelleitung
Anschluss Bachl 3 und 4
 Ltg.Nr. LH-08-O1/3 und LH-08-O1/4

M. Nr.150n - UW Bachl

Maßstab 1 : 1000

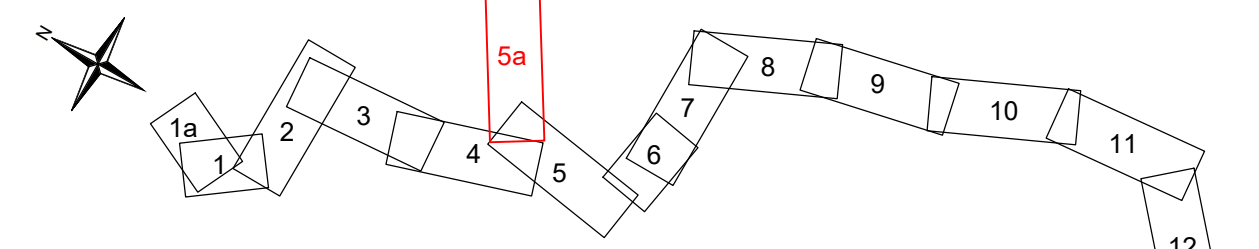

Grenzen gemäß Festlegung der Bundesländer :
 Geobasisdaten © Bayerische Vermessungsverwaltung 2020

Land	Reg. Bez.	Kreis	Stadt/Gem.	Gemarkung	Flur	Flurstück
				Oberschambach	Saal an der Donau	Kelheim
				Gemarkung	Gemeinde	Landkreis

Index	Datum	Gezeichnet	Änderung

Zugehörigkeit	Verweis	Maßstab	Format
		1 : 1000	297x1189

Technische Referenz	Erstellt durch	Genehmigt von	Erstelldatum	Status	Zahlteil
BAG DNLL	OMEXOM S. von Ehrenstein	BAGE-TA P. Hilburger	17.11.2020	Gültig	5a Blatt 12

Objektname
110-kV-Kabelleitung Anschluss Bachl 3 und 4 Ltg.Nr. LH-08-O1/3 und LH-08-O1/4

Klassifikation
Planfeststellungsunterlage

Titel
Anlage 04.01.02.05 - Lageplan - Blatt05a

