



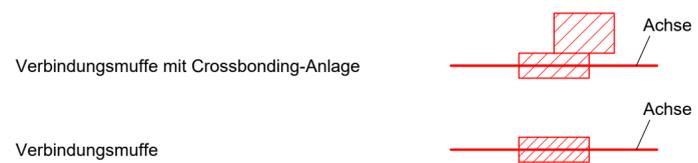


Landkreis Kelheim  
Gemeinde Saal a. d. Donau  
Gemarkung Oberschambach

**Legende**

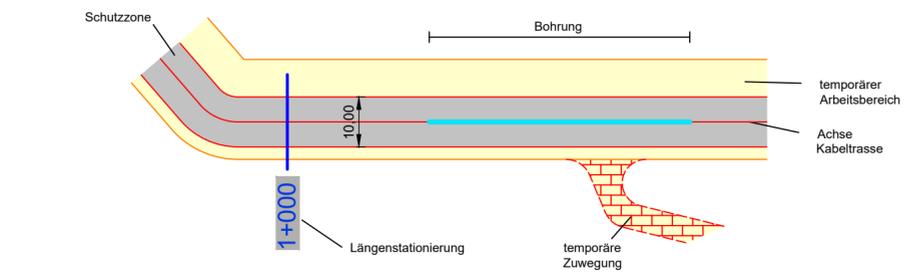

**Darstellung kreuzende Leitungen :**  
(werden mit Beschriftung näher bezeichnet)

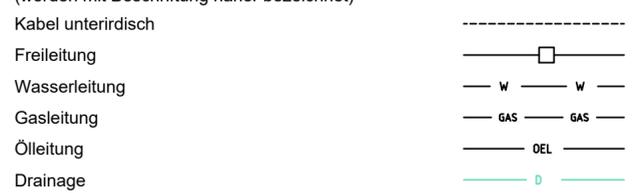


**LAGEPLAN**

**110-kV-Kabelleitung  
Anschluss Bachl 3 und 4**

Ltg.Nr. LH-08-O1/3 und LH-08-O1/4

M. Nr.150n - UW Bachl

Maßstab 1 : 1000

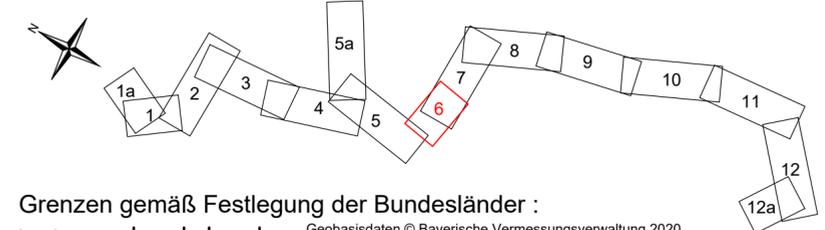

**Grenzen gemäß Festlegung der Bundesländer :**

Land	Reg. Bez.	Kreis	Stadt/Gem.	Gemarkung	Flur	Flurstück
Landkreis Kelheim	Regierungsbezirk Oberbayern	Landkreis Kelheim	Gemeinde Saal an der Donau	Gemarkung Oberschambach	Flur 1	Flurstück 1

Zugehörigkeit		Verweis	Maßstab	Format		
-		-	1 : 1000	297x841		
Index	Datum	Gezeichnet	Änderung			
Technische Referenz		Erstellt durch	Genehmigt von	Erstelldatum	Status	Zahlteil
BAG DNLL		S. von Ehrenstein	BAGE-TA P. Hilburger	17.11.2020	Gültig	6 Blatt 12
bayernwerk netz		Objektname 110-kV-Kabelleitung Anschluss Bachl 3 und 4 Ltg.Nr. LH-08-O1/3 und LH-08-O1/4				
		Klassifikation Planfeststellungsunterlage				
ID	Titel Anlage 04.01.02.06 - Lageplan - Blatt06					