


Legende

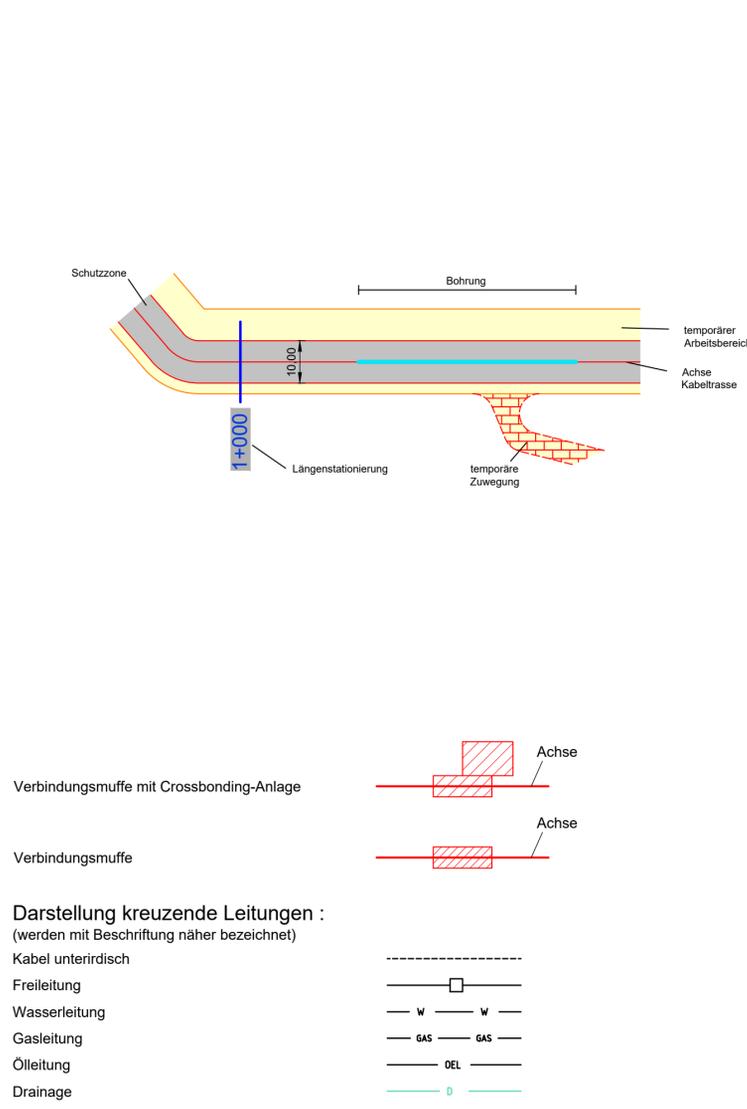


LAGEPLAN

110-kV-Kabelleitung
Anschluss Bachl 3 und 4
 Ltg.Nr. LH-08-O1/3 und LH-08-O1/4

M. Nr.150n - UW Bachl

Maßstab 1 : 1000

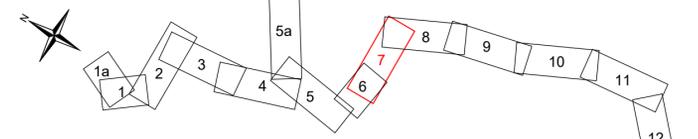

Grenzen gemäß Festlegung der Bundesländer :

Land	Reg. Bez.	Kreis	Stadt/Gem.	Gemarkung	Flur	Flurstück
				Oberschambach	Saal an der Donau	Kelheim
				Gemarkung	Gemeinde	Landkreis

Stand 04.04.2018 Baufelder					
Index	Datum	Gezeichnet	Änderung	Verweis	Maßstab 1 : 1000
Zugehörigkeit			Verweis	Maßstab 1 : 1000	Format 297x1189
Technische Referenz	Erstellt durch	Genehmigt von	Erstelldatum	Status	Zahlteil
BAG DNLL	S. von Ehrenstein	BAGE-TA P. Hilburger	17.11.2020	Gültig	7 Blatt 12
bayernwerk netz		Objektname: 110-kV-Kabelleitung Anschluss Bachl 3 und 4 Ltg.Nr. LH-08-O1/3 und LH-08-O1/4			
bayernwerk netz		Klassifikation: Planfeststellungsunterlage			
ID	Titel: Anlage 04.01.02.07 - Lageplan - Blatt07				