

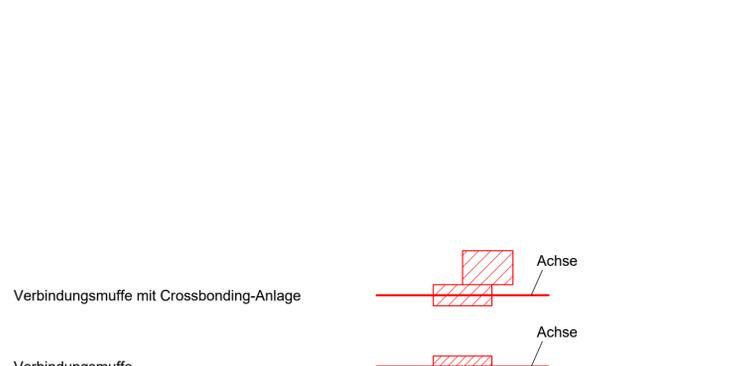


Legende

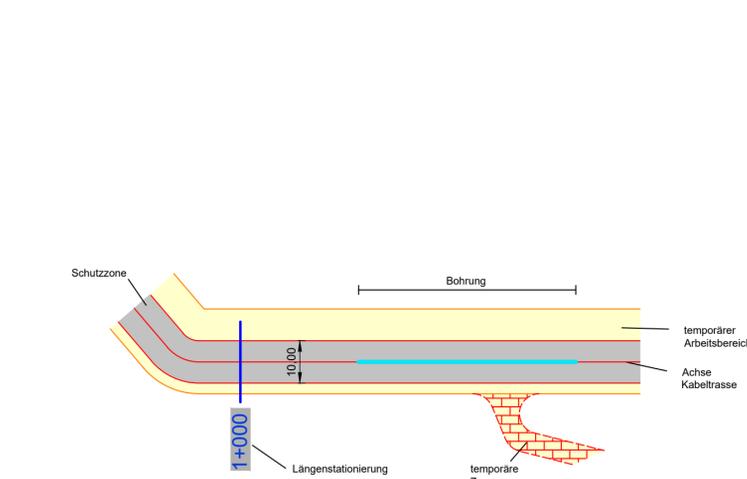

Darstellung kreuzende Leitungen :

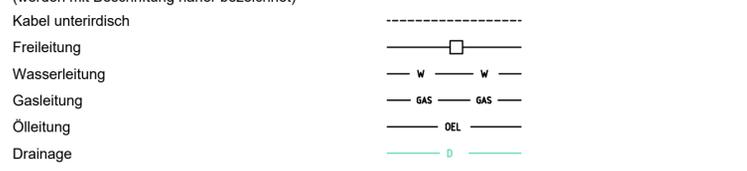


LAGEPLAN

110-kV-Kabelleitung
Anschluss Bachl 3 und 4
Ltg.Nr. LH-08-O1/3 und LH-08-O1/4

M. Nr.150n - UW Bachl

Maßstab 1 : 1000

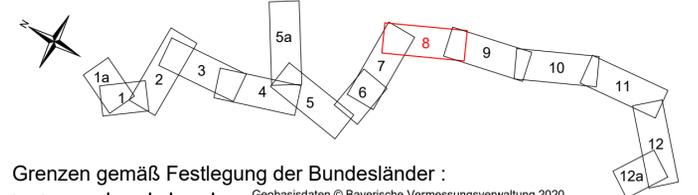

Grenzen gemäß Festlegung der Bundesländer :

Land	Reg. Bez.	Kreis	Stadt/Gem.	Flur	Flurstück
Reg. Bez.	-----	-----	-----	-----	-----
Kreis	-----	-----	-----	-----	-----
Stadt/Gem.	-----	-----	-----	-----	-----
Flur	-----	-----	-----	-----	-----
Flurstück	-----	-----	-----	-----	-----

Index	Datum	Gezeichnet	Änderung	Zugehörigkeit	Verweis	Maßstab	Format						
						1 : 1000	297x1189						
Technische Referenz	BAG DNLL	Erstellt durch	OMEXOM S. von Ehrenstein	Genehmigt von	BAGE-TA P. Hilburger	Erstelldatum	17.11.2020	Status	Gültig	Zahlteil	8	Blatt	12
Objektname	110-kV-Kabelleitung Anschluss Bachl 3 und 4 Ltg.Nr. LH-08-O1/3 und LH-08-O1/4												
Klassifikation	Planfeststellungsunterlage												
Titel	Anlage 04.01.02.08 - Lageplan - Blatt08												