




Legende

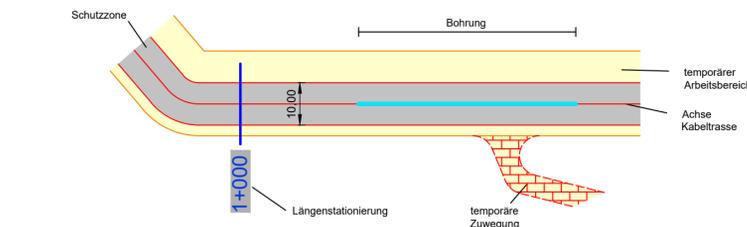

Darstellung kreuzende Leitungen :

- (werden mit Beschriftung näher bezeichnet)
- Kabel unterirdisch:
- Freileitung:
- Wasserleitung:
- Gasleitung:
- Ölleitung:
- Drainage:



LAGEPLAN

110-kV-Kabelleitung
Anschluss Bachl 3 und 4
Ltg.Nr. LH-08-O1/3 und LH-08-O1/4

M. Nr.150n - UW Bachl

Maßstab 1 : 1000



Grenzen gemäß Festlegung der Bundesländer :

Land	Reg. Bez.	Kreis	Stadt/Gem.	Flur	Flurstück
		Oberschambach	Saal an der Donau	Kelheim	
		Großmuß	Hausen	Kelheim	
		Gemarkung	Gemeinde	Landkreis	

Index	Datum	Gezeichnet	Änderung	Zugehörigkeit	Verweis	Maßstab	Format
						1 : 1000	297x1189
Technische Referenz	Erstellt durch	Genehmigt von	Erstelldatum	Status	Zahlteil		
BAG DNLL	OMEXOM S. von Ehrenstein	BAGE-TA P. Hilburger	17.11.2020	Gültig	9 Blatt 12		
bayernwerk netz		Objektname 110-kV-Kabelleitung Anschluss Bachl 3 und 4 Ltg.Nr. LH-08-O1/3 und LH-08-O1/4 Klassifikation Planfeststellungsunterlage					
ID	Titel Anlage 04.01.02.09 - Lageplan - Blatt09						