





Landkreis Kelheim
Gemeinde Rohr i. NB
Gemarkung Bachtl

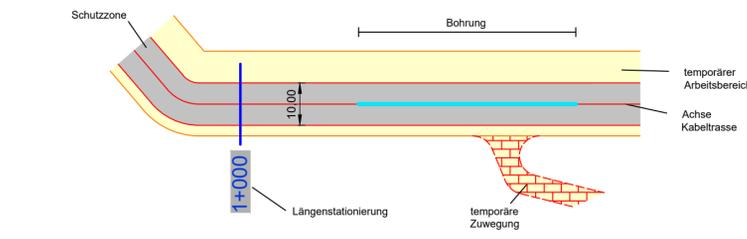

Legende




Verbindungs-muffe mit Crossbonding-Anlage

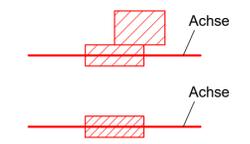

Verbindungs-muffe



Darstellung kreuzende Leitungen :

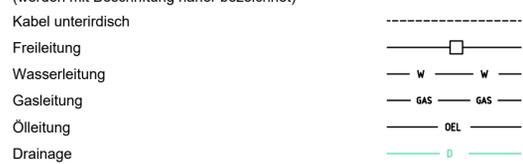


LAGEPLAN

110-kV-Kabelleitung
Anschluss Bachtl 3 und 4
Ltg.Nr. LH-08-O1/3 und LH-08-O1/4

M. Nr.150n - UW Bachtl

Maßstab 1 : 1000

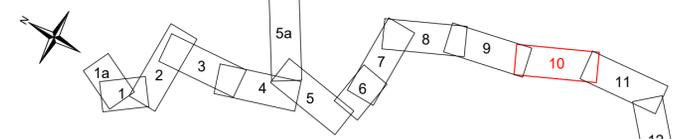

Grenzen gemäß Festlegung der Bundesländer :

Land	Reg.Be.	Kreis	Stadt/Gem.	Gemarkung	Flur	Flurstück
				Oberschambach	Saal an der Donau	Kelheim
				Bachtl	Rohr in Niederbayern	Kelheim
				Gemarkung	Gemeinde	Landkreis

Index	Datum	Gezeichnet	Änderung	Zugehörigkeit	Verweis	Maßstab	Format				
						1 : 1000	297x1189				
Technische Referenz	BAG DNLL	Erstellt durch	OMEXOM S. von Ehrenstein	Genehmigt von	BAGE-TA P. Hilburger	Erstelldatum	17.11.2020	Status	Gültig	Zahlteil	10 Blatt 12
Objektname	110-kV-Kabelleitung Anschluss Bachtl 3 und 4 Ltg.Nr. LH-08-O1/3 und LH-08-O1/4										
Klassifikation	Planfeststellungsunterlage										
Titel	Anlage 04.01.02.10 - Lageplan - Blatt10										