



**Legende**

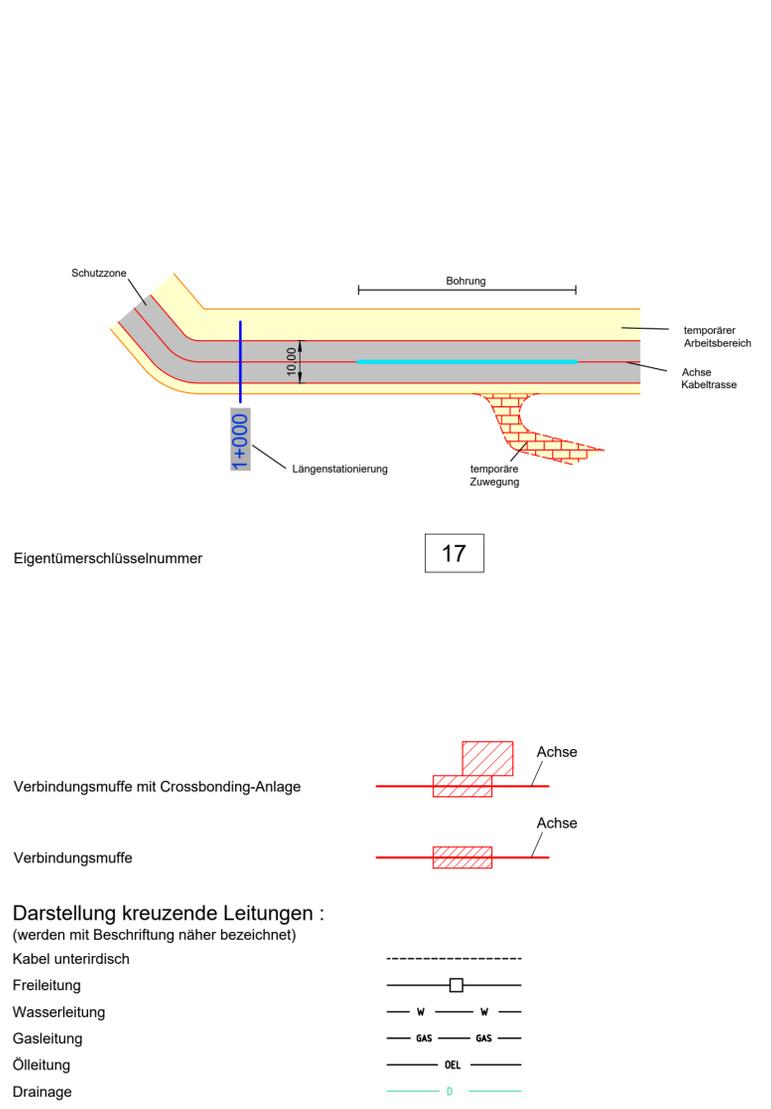

**LAGEPLAN**  
 Rechtserwerb  
 110-kV-Kabelleitung  
 Anschluss Bachl 3 und 4  
 Ltg.Nr. LH-08-O1/3 und LH-08-O1/4  
 M. Nr.150n - UW Bachl  
 Maßstab 1 : 1000

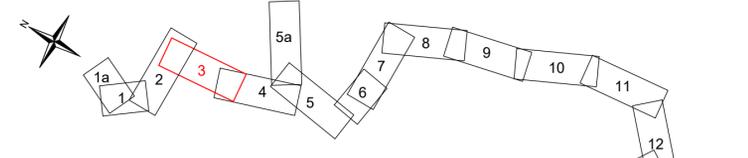

Grenzen gemäß Festlegung der Bundesländer :

Land	Reg. Bez.	Kreis	Stadt/Gem.	Flur	Flurstück
	Reißing	Saal an der Donau	Kelheim		
	Oberschambach	Saal an der Donau	Kelheim		
	Gemarkung	Gemeinde	Landkreis		

Index	Datum	Gezeichnet	Änderung

Zugehörigkeit	Verweis	Maßstab	Format
		1 : 1000	297x1189

Technische Referenz	Erstellt durch	Genehmigt von	Erstelldatum	Status	Zahlteil
BAG DNLL	OMEXOM S. von Ehrenstein	BAGE-TA P. Hilburger	17.11.2020	Gültig	3 Blatt 12

Objektname	110-kV-Kabelleitung Anschluss Bachl 3 und 4 Ltg.Nr. LH-08-O1/3 und LH-08-O1/4
Klassifikation	Planfeststellungsunterlage
Titel	Anlage 07.03.01.03 - Rechtserwerbsplan - Blatt03