





**Legende**

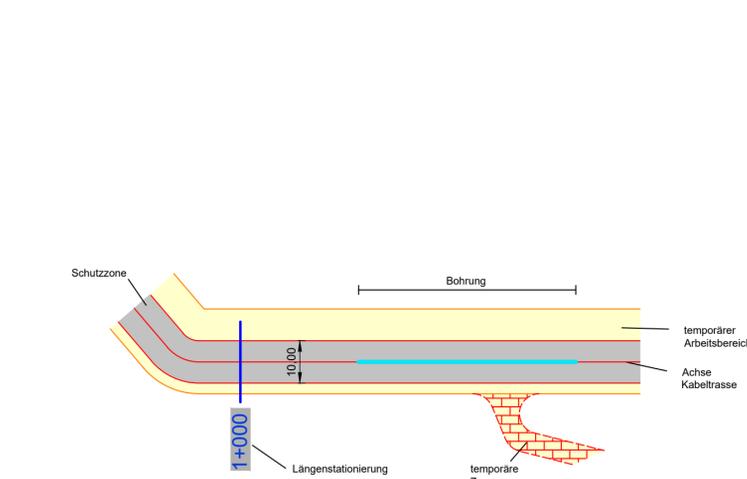


Eigentümerschlüsselnummer **17**

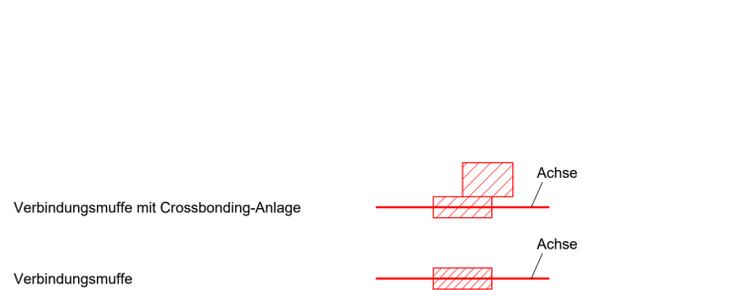

 **Darstellung kreuzende Leitungen :**  
(werden mit Beschriftung näher bezeichnet)

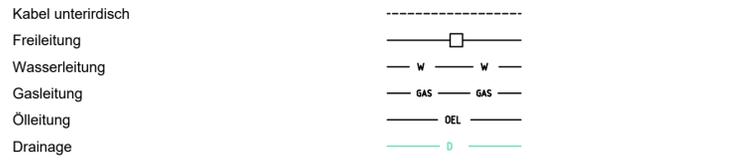

**LAGEPLAN**  
Rechtserwerb  
**110-kV-Kabelleitung**  
**Anschluss Bachl 3 und 4**  
Ltg.Nr. LH-08-O1/3 und LH-08-O1/4  
M. Nr.150n - UW Bachl  
**Maßstab 1 : 1000**

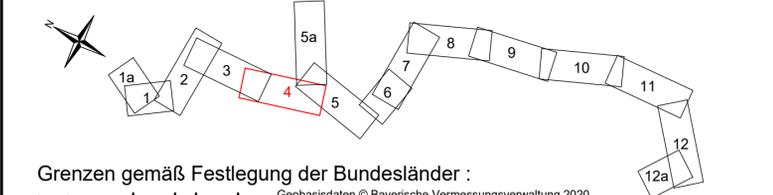

Grenzen gemäß Festlegung der Bundesländer :

Land	Reg. Bez.	Kreis	Stadt/Gem.	Flur	Flurstück
			Reißing	Saal an der Donau	Kelheim
			Oberschambach	Saal an der Donau	Kelheim
			Gemarkung	Gemeinde	Landkreis

Index	Datum	Gezeichnet	Änderung	Zugehörigkeit	Verweis	Maßstab	Format
						1 : 1000	297x1189
Technische Referenz	Erstellt durch	Genehmigt von	Erstelldatum	Status	Zahlteil		
BAG DNLL	OMEXOM S. von Ehrenstein	BAGE-TA P. Hilburger	17.11.2020	Gültig	4 Blatt 12		
bayernwerk netz		Objektname 110-kV-Kabelleitung Anschluss Bachl 3 und 4 Ltg.Nr. LH-08-O1/3 und LH-08-O1/4 Klassifikation Planfeststellungsunterlage					
ID	Titel Anlage 07.03.01.04 - Rechtserwerbsplan - Blatt04						