



Legende

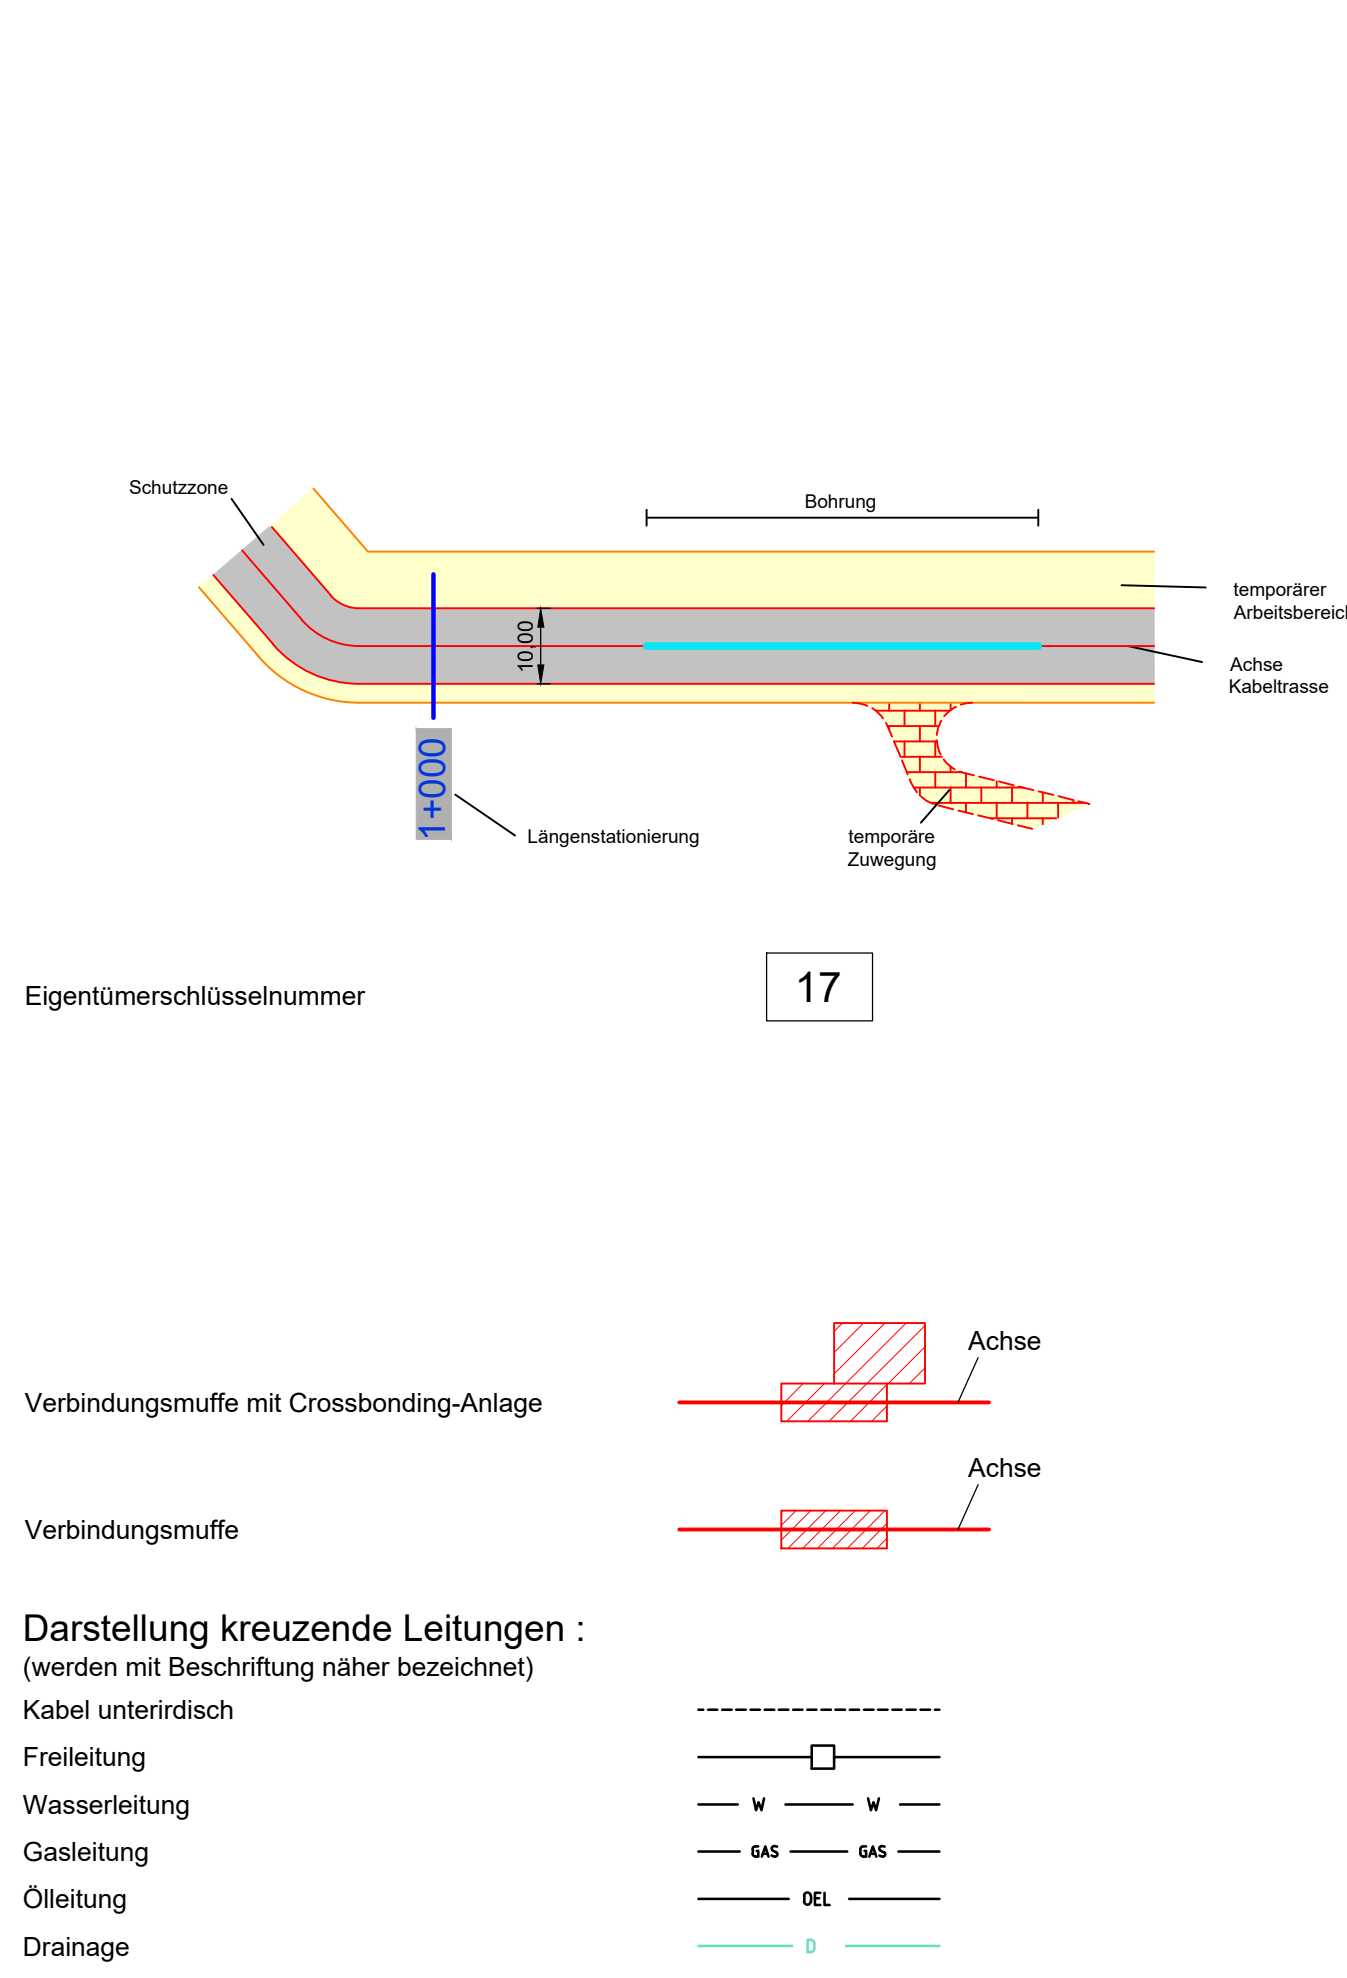

**LAGEPLAN**  
 Rechtserwerb  
 110-kV-Kabelleitung  
 Anschluss Bachl 3 und 4  
 Ltg.Nr. LH-08-O1/3 und LH-08-O1/4  
 M. Nr.150n - UW Bachl  
 Maßstab 1 : 1000

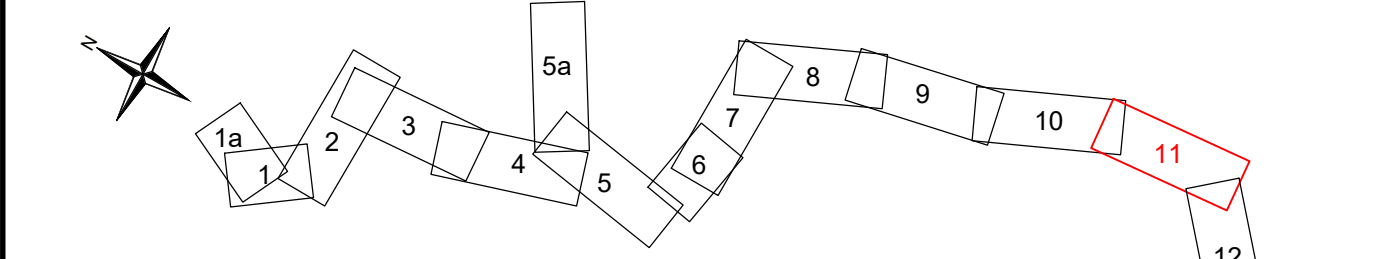

Grenzen gemäß Festlegung der Bundesländer :

Land	Reg. Bez.	Kreis	Stadt/Gem.	Flur	Flurstück
Bachl	Rohr in Niederbayern	Kelheim			
Gemarkung	Gemeinde	Landkreis			

Index	Datum	Gezeichnet	Änderung	Zugehörigkeit	Verweis	Maßstab	Format
						1 : 1000	297x1189
Technische Referenz	Erstellt durch	Genehmigt von	Erstelldatum	Status	Zahlteil		
BAG DNLL	OMEXOM S. von Ehrenstein	BAGE-TA.P. Hilburger	17.11.2020	Gültig	11 Blatt 12		
bayernwerk netz		Objektname 110-kV-Kabelleitung Anschluss Bachl 3 und 4 Ltg.Nr. LH-08-O1/3 und LH-08-O1/4 Klassifikation Planfeststellungsunterlage					
ID	Titel Anlage 07.03.01.11 - Rechtserwerbsplan - Blatt11 Rechtserwerb						