


LAGEPLAN

110-kV-Kabelleitung Anschluss Bachl 3 und 4 Ltg. Nr. LH-08-O1/3 und LH-08-O1/4

M. Nr. 150n - UW Bachl

Maßstab 1:500

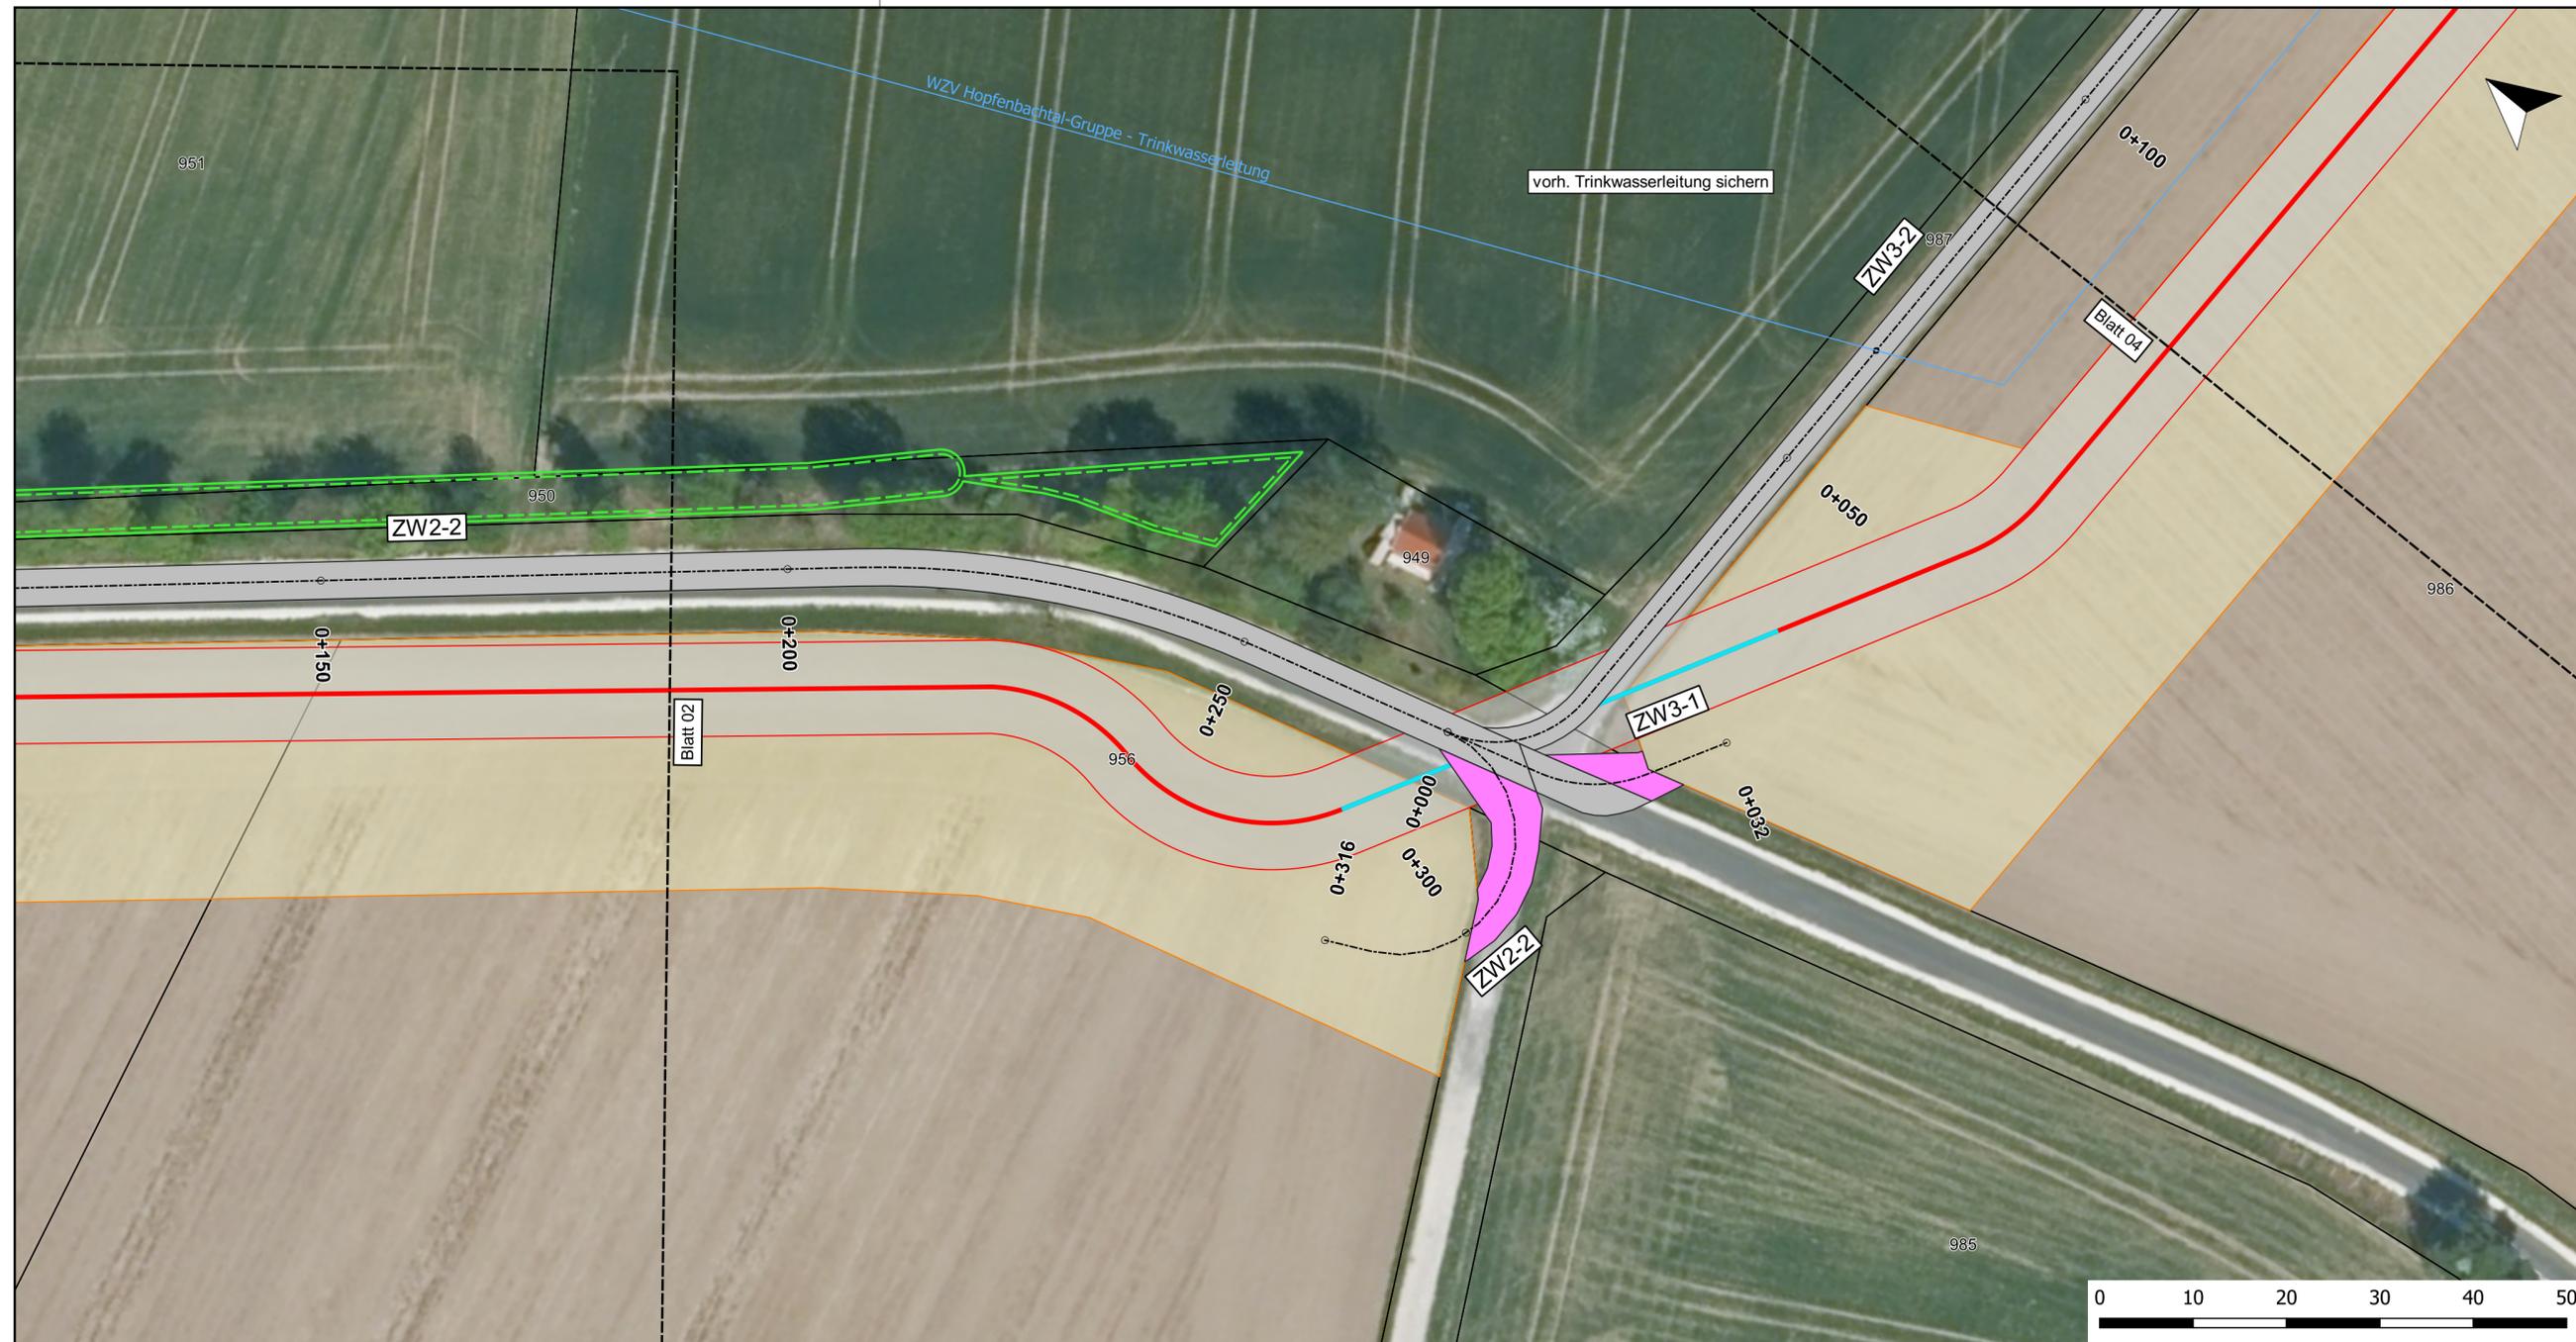

Legende

Zuwegungen

----- Achsen

Wegeflächen

Ausbau Baggermatten

Ausbau Schotter

Bestand Asphalt

Bestand Schotter

Leitungstrasse

— Leitungsachse

— Leitungsschutzstreifen

— Arbeitsstreifen

— Muffe

— HDD-Bohrung

TöB Leitungen

— 20-kV-Kabel

— Gashochdruckleitung

— Informationsluftkabel

— MS-Kabel

— Nachrichtenkabel

— NS-Kabel

— Produktenfernleitung

— Richtfunkstrecke

— Trinkwasserleitung

— Drainage

— 110-kV-Freileitung

Schutzgebiete

— Baudenkmal

— Biotop

— Baudenkmal_Pfeil

Kataster

— Flurstücksgrenze/Flurstücksnummer

| | | | | | | |
|---|-------------------------|---------------------|--------------|------------------|---------|---------|
| Index | Datum | Gezeichnet | Änderung | Verweis | Maßstab | Format |
| | | | | | 1:500 | 297x950 |
| Zugehörigkeit | | | | Zählteil | | |
| Technische Referenz | | | | Status | | |
| BAG-TSL | Erstellt durch | Genehmigt von | Erstelldatum | gültig | | |
| | OMEXOM Moritz Müller | BAG-TA P. Hilburger | 27.07.2021 | 3 Blatt 25 | | |
| Objektname | | | | | | |
| 110-kV-Kabelleitung Anschluss Bachl 3 und 4 Ltg.Nr. LH-08-O1/3 und LH-08-O1/4 | | | | | | |
| Klassifikation | | | | | | |
| Planfeststellungsunterlage | | | | | | |
| Titel | | | | | | |
| Zuwegungsplan | | | | | | |