


# LAGEPLAN

## 110-kV-Kabelleitung Anschluss Bachl 3 und 4

Ltg. Nr. LH-08-O1/3 und LH-08-O1/4

M. Nr. 150n - UW Bachl

Maßstab 1:500

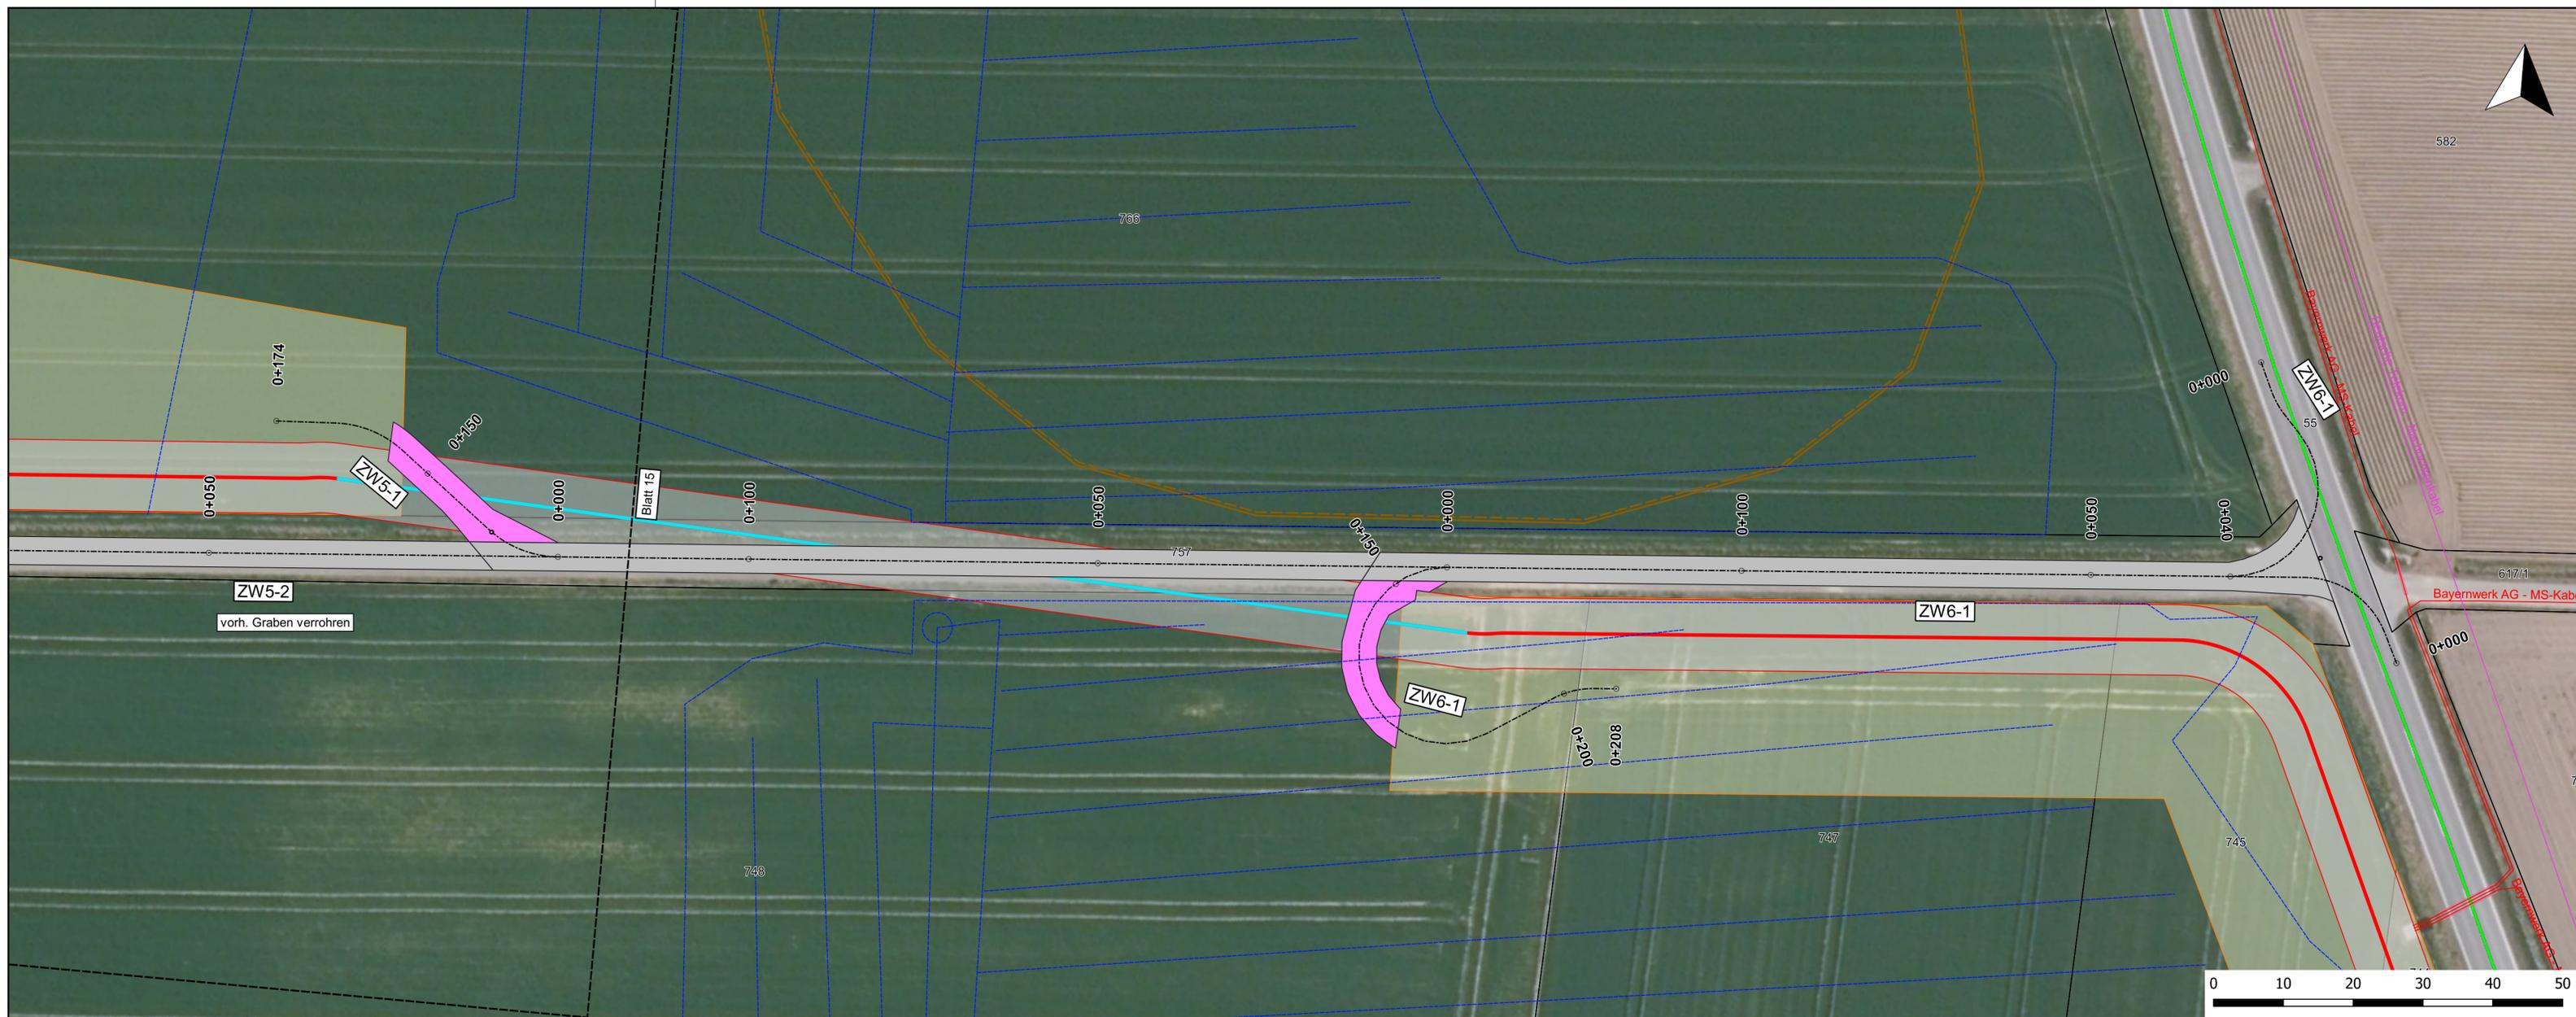

### Legende

- Zuwegungen**
  - Achsen
- Wegeflächen**
  - Ausbau Baggermatten
  - Ausbau Schotter
  - Bestand Asphalt
  - Bestand Schotter
- Leitungstrasse**
  - Leitungsachse
  - Leitungsschutzstreifen
  - Arbeitsstreifen
  - Muffe
  - HDD-Bohrung
- TöB Leitungen**
  - 20-kV-Kabel
  - Gashochdruckleitung
  - Informationsluftkabel
  - MS-Kabel
  - Nachrichtenkabel
  - NS-Kabel
  - Produktenferleitung
  - Richtfunkstrecke
  - Trinkwasserleitung
  - Drainage
  - 110-kV-Freileitung
- Schutzgebiete**
  - Baudenkmal
  - Biotop
  - Baudenkmal\_Pfeil
- Kataster**
  - Flurstücksgrenze/Flurstücksnummer

Index	Datum	Gezeichnet	Änderung	Verweis	Maßstab	Format
					1:500	297x1135
Zugehörigkeit						
Technische Referenz BAG-TSL	Erstellt durch BAG-TA P. Hilburger Moritz Müller	Genehmigt von BAG-TA P. Hilburger	Erstelldatum 27.07.2021	Status gültig	Zählteil 16 Blatt 25	
bayernwerk netz	Objektname 110-kV-Kabelleitung Anschluss Bachl 3 und 4 Ltg.Nr. LH-08-O1/3 und LH-08-O1/4 Klassifikation Planfeststellungsunterlage					
ID	Titel Zuwegungsplan					