


**Legende**

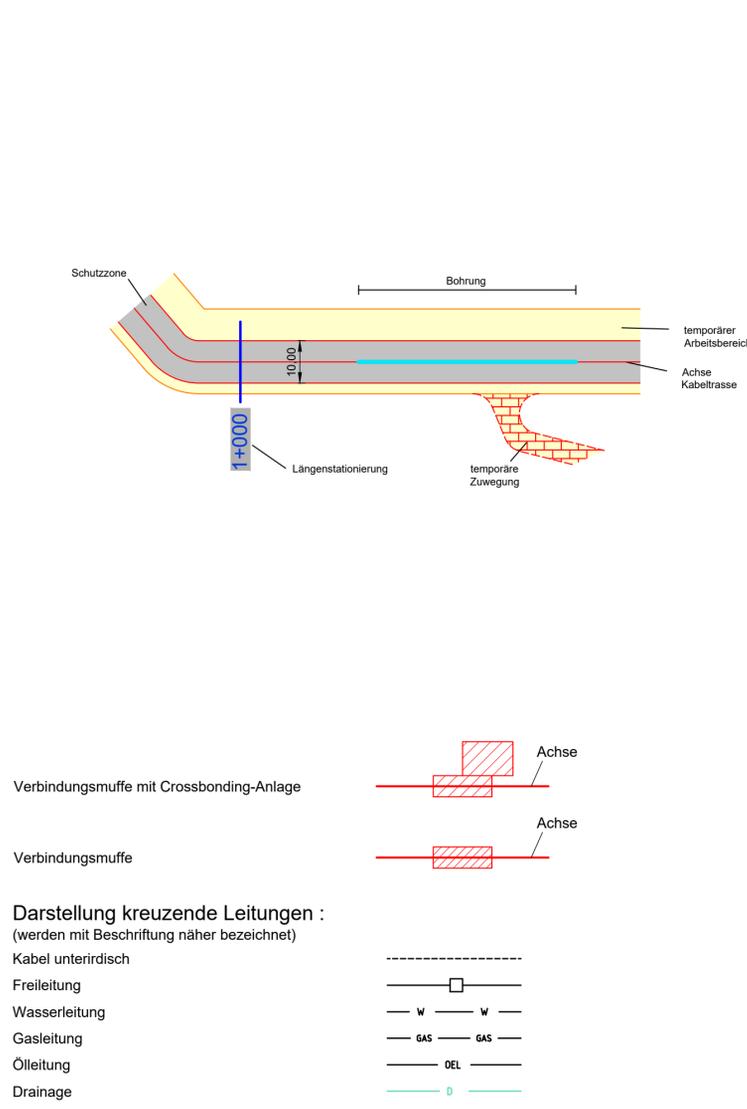


**LAGEPLAN**

**110-kV-Kabelleitung**  
**Anschluss Bachl 3 und 4**  
 Ltg.Nr. LH-08-O1/3 und LH-08-O1/4

M. Nr.150n - UW Bachl

Maßstab 1 : 1000

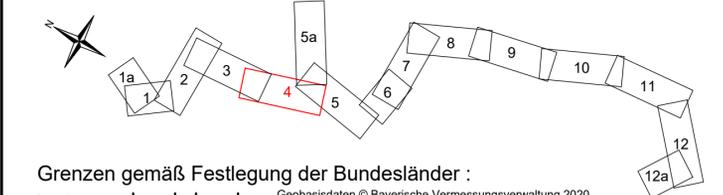

Grenzen gemäß Festlegung der Bundesländer :

Land	Reg. Bez.	Kreis	Stadt/Gem.	Flur	Flurstück
Reg. Bez.	Reißing	Saal an der Donau	Kelheim		
Kreis	Oberschambach	Saal an der Donau	Kelheim		
Stadt/Gem.	Gemarkung	Gemeinde	Landkreis		
Flur					
Flurstück					

Geobasisdaten © Bayerische Vermessungsverwaltung 2020

Index	Datum	Gezeichnet	Änderung

Zugehörigkeit	Verweis	Maßstab	Format
		1 : 1000	297x1189
Technische Referenz	Erstellt durch	Genehmigt von	Erstelldatum
BAG DNLL	S. von Ehrenstein	BAGE-TA P. Hilburger	17.11.2020
	Status	Zahlteil	
	Gültig	4	
		Blatt	
		12	
Objektname	110-kV-Kabelleitung Anschluss Bachl 3 und 4 Ltg.Nr. LH-08-O1/3 und LH-08-O1/4		
Klassifikation	Planfeststellungsunterlage		
Titel	Anlage 04.01.02.04 - Lageplan - Blatt04		

