



Legende

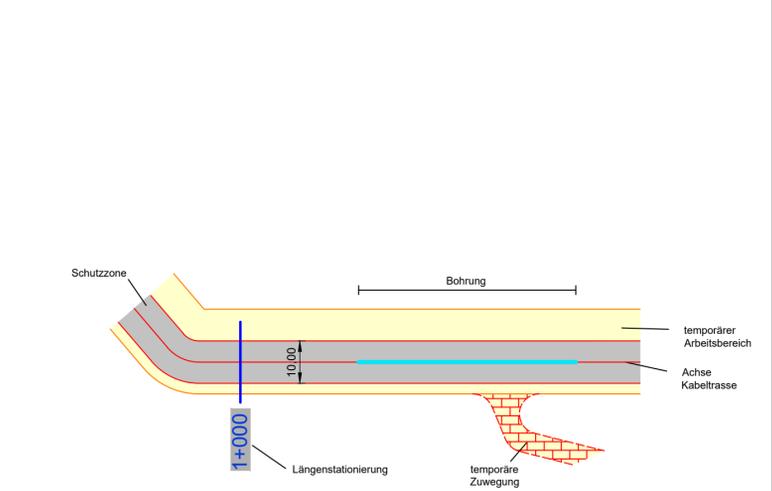

Eigentümerschlüsselnummer

17


Verbindungsstelle mit Crossbonding-Anlage

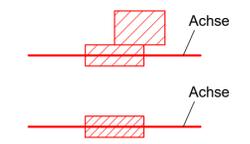

Darstellung kreuzende Leitungen :
(werden mit Beschriftung näher bezeichnet)



LAGEPLAN
Rechtserwerb
110-kV-Kabelleitung
Anschluss Bacht 3 und 4
Ltg.Nr. LH-08-O1/3 und LH-08-O1/4
M. Nr.150n - UW Bacht
Maßstab 1 : 1000

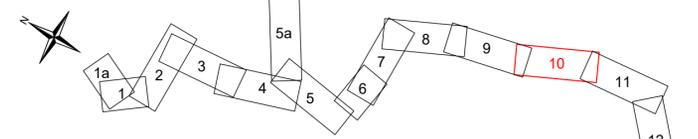

Grenzen gemäß Festlegung der Bundesländer :

Land	Reg.Be.	Kreis	Stadt/Gem.	Gemarkung	Flur	Flurstück
			Oberschambach	Saal an der Donau	Kelheim	
			Bacht	Rohr in Niederbayern	Kelheim	
			Gemarkung	Gemeinde	Landkreis	

Index	Datum	Gezeichnet	Änderung	Zugehörigkeit	Verweis	Maßstab	Format
						1 : 1000	297x1189
Technische Referenz	Erstellt durch	Genehmigt von	Erstelldatum	Status	Zahlteil		
BAG DNLL	OMEXOM S. von Ehrenstein	BAGE-TA P. Hilburger	17.11.2020	Gültig	10 Blatt 12		
bayerwerk netz		Objektname 110-kV-Kabelleitung Anschluss Bacht 3 und 4 Ltg.Nr. LH-08-O1/3 und LH-08-O1/4 Klassifikation Planfeststellungsunterlage					
ID	Titel Anlage 07.03.01.10 - Rechtserwerbsplan - Blatt10						