


# LAGEPLAN

**110-kV-Kabelleitung**  
**Anschluss Bachl 3 und 4**  
 Ltg. Nr. LH-08-O1/3 und LH-08-O1/4  
 M. Nr. 150n - UW Bachl

Maßstab 1:500

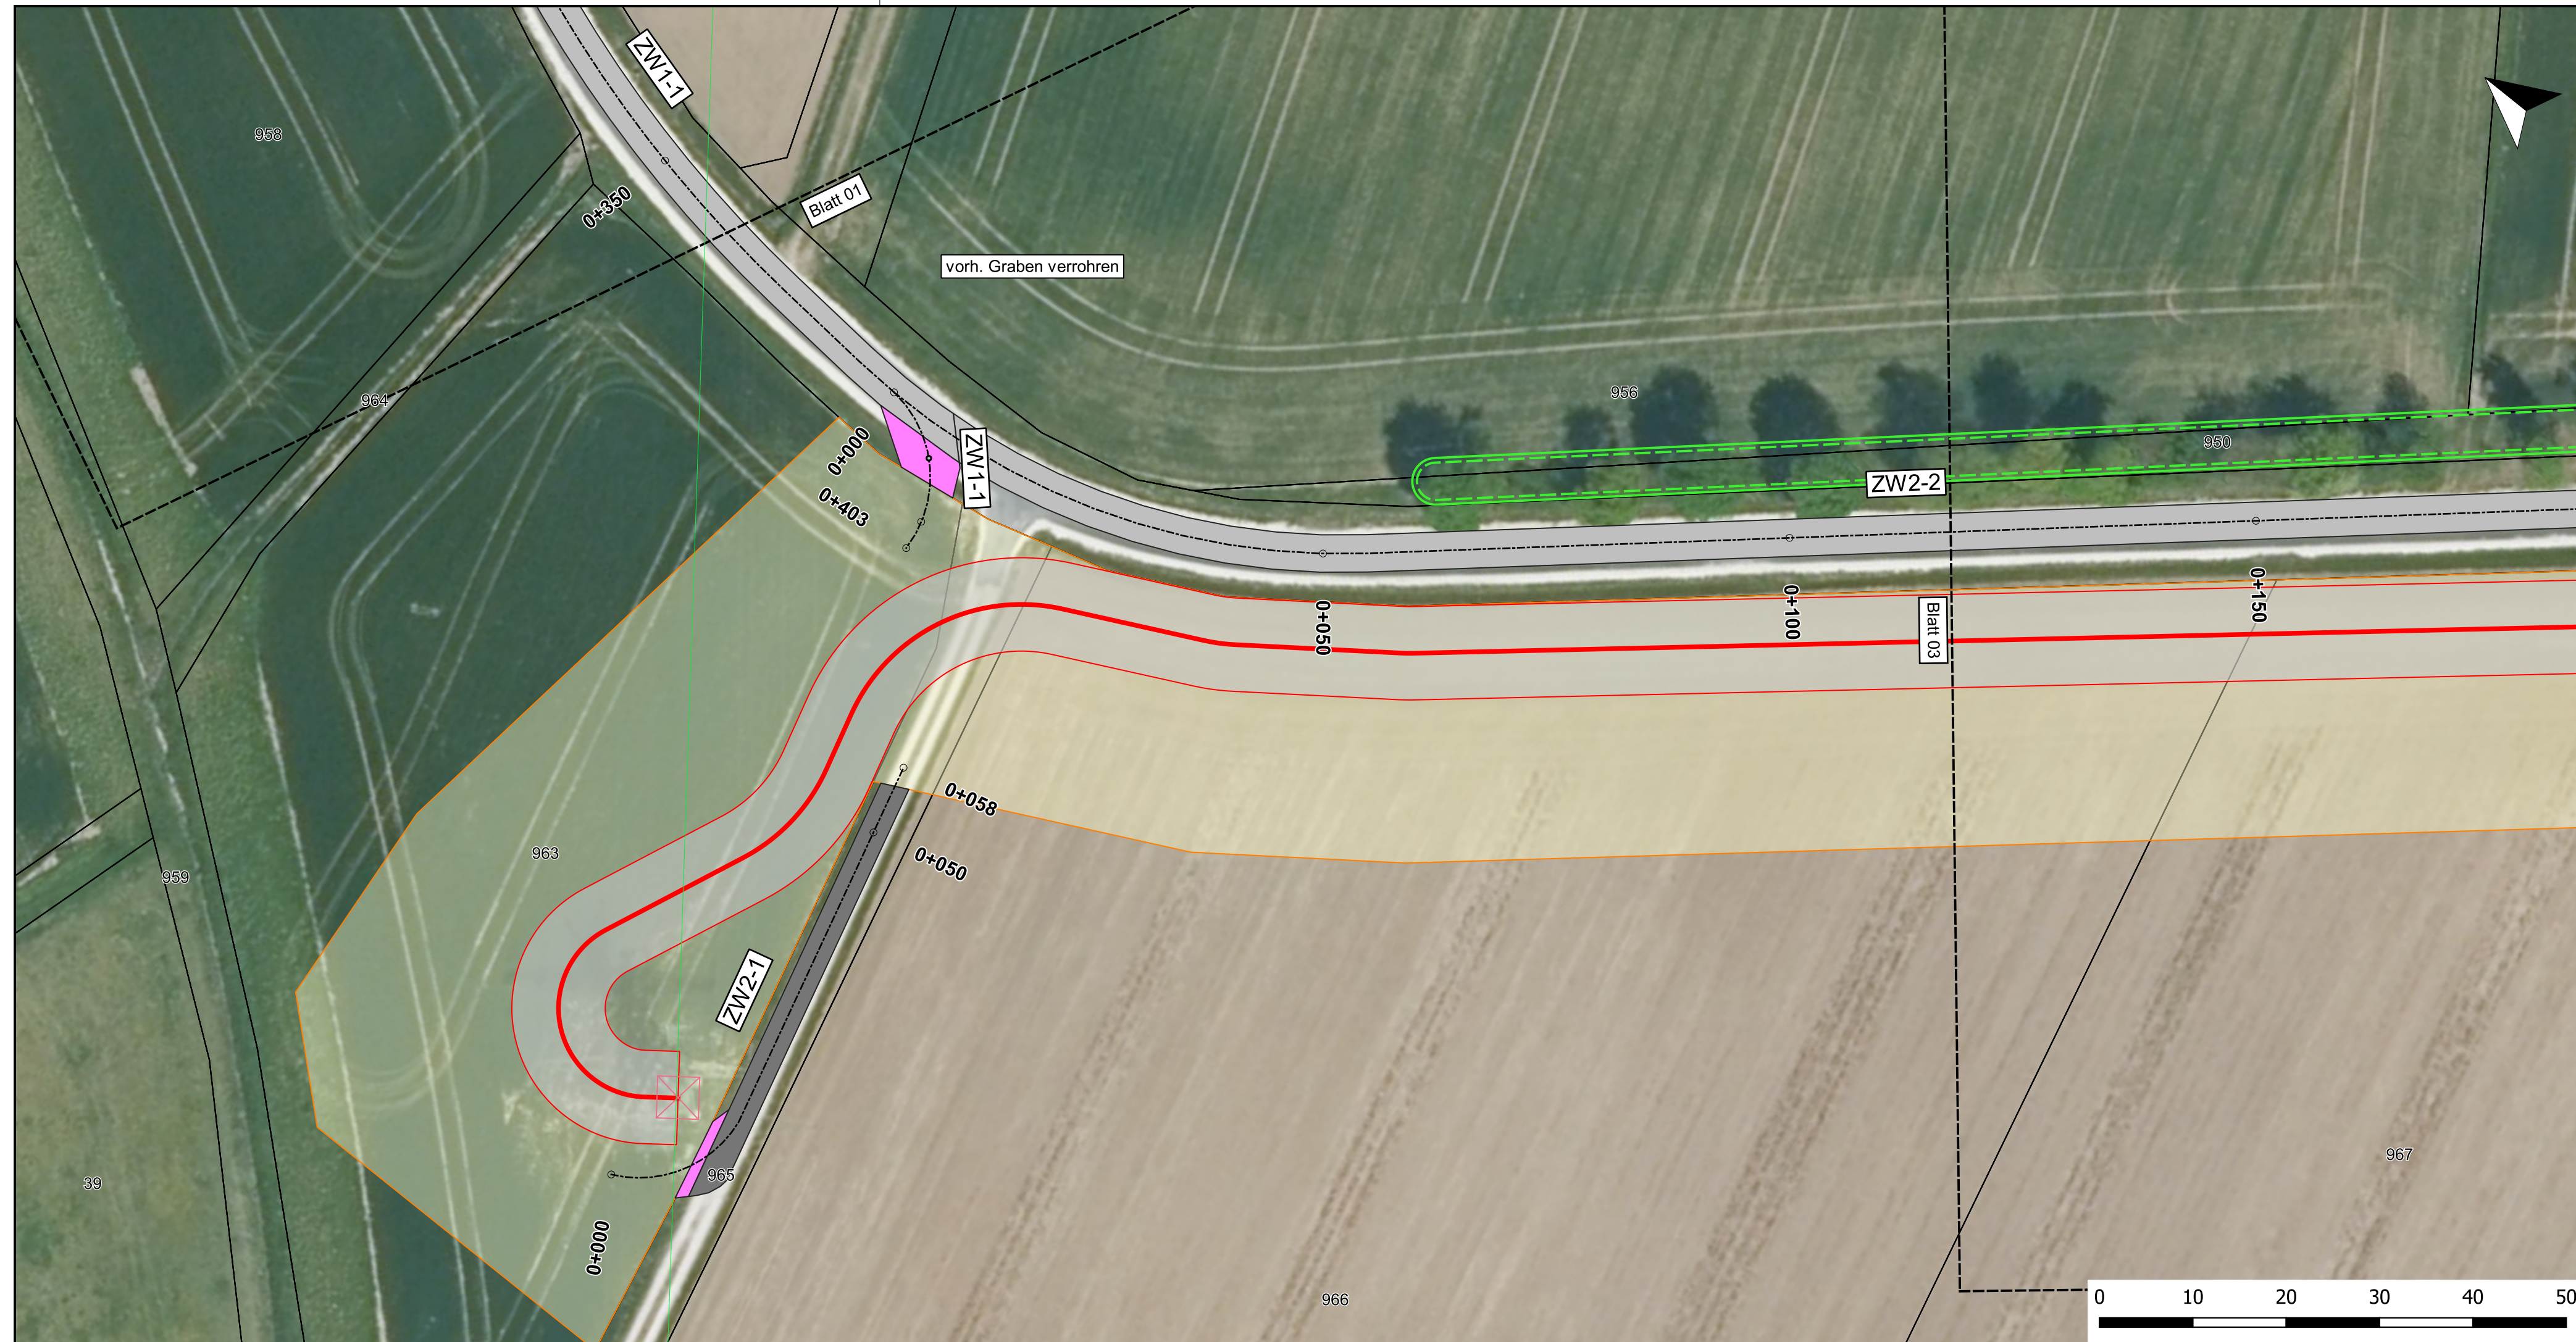

## Legende

### Zuwegungen

----- Achsen

### Wegeflächen

Ausbau Baggermatten

Ausbau Schotter

Bestand Asphalt

Bestand Schotter

### Leitungstrasse

— Leitungsachse

— Leitungsschutzstreifen

— Arbeitsstreifen

— Muffe

— HDD-Bohrung

### TöB Leitungen

— 20-kV-Kabel

— Gashochdruckleitung

— Informationsluftkabel

— MS-Kabel

— Nachrichtenkabel

— NS-Kabel

— Produktenfernleitung

— Richtfunkstrecke

— Trinkwasserleitung

— Drainage

— 110-kV-Freileitung

### Schutzgebiete

— Baudenkmal

— Biotop

— Baudenkmal\_Pfeil

### Kataster

— Flurstücksgrenze/Flurstücksnummer

Index		Datum		Gezeichnet		Änderung	
Zugehörigkeit				Verweis		Maßstab 1:500	
Technische Referenz				Erstellt durch		Format 297x950	
BAG-TSL				OMEXOM Moritz Müller		Zählteil 2 Blatt 25	
Genehmigt von				Erstelldatum		Status	
BAG-TA P. Hilburger				27.07.2021		gültig	
Objektname 110-kV-Kabelleitung Anschluss Bachl 3 und 4 Ltg.Nr. LH-08-O1/3 und LH-08-O1/4							
Klassifikation Planfeststellungsunterlage							
Titel Zuwegungsplan							