


# LAGEPLAN

## 110-kV-Kabelleitung Anschluss Bachl 3 und 4 Ltg. Nr. LH-08-O1/3 und LH-08-O1/4

M. Nr. 150n - UW Bachl

Maßstab 1:500

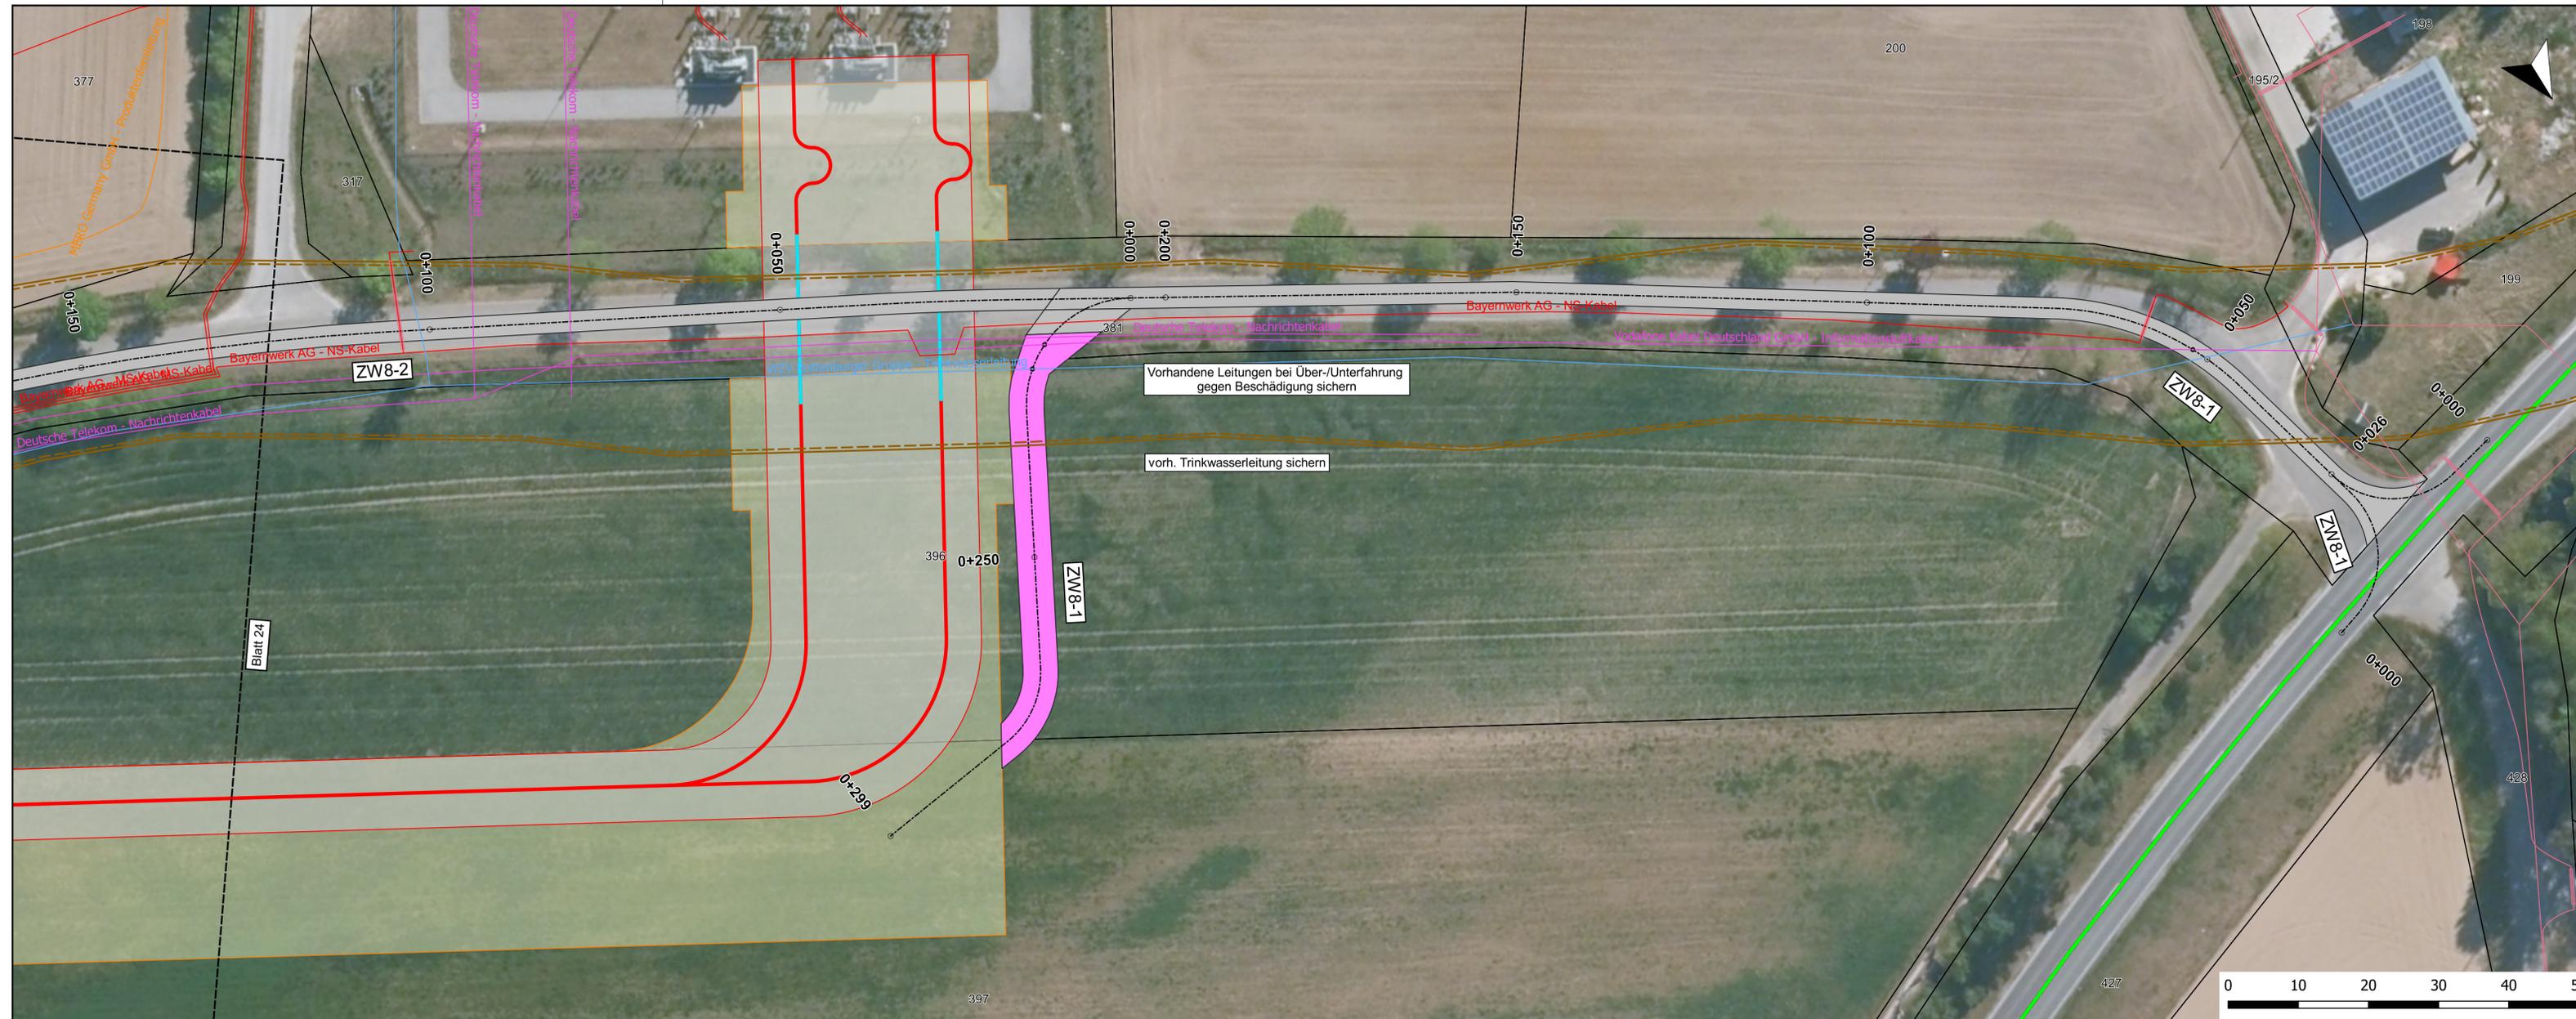

### Legende

#### Zuwegungen

----- Achsen

#### Wegeflächen

Ausbau Baggermatten

Ausbau Schotter

Bestand Asphalt

Bestand Schotter

#### Leitungsstrasse

Leitungsachse

Leitungsschutzstreifen

Arbeitsstreifen

Muffe

HDD-Bohrung

#### TöB Leitungen

20-kV-Kabel

Gashochdruckleitung

Informationsluftkabel

MS-Kabel

Nachrichtenkabel

NS-Kabel

Produktenferleitung

Richtfunkstrecke

Trinkwasserleitung

Drainage

110-kV-Freileitung

Baudenkmal

Biotop

Baudenkmal\_Pfeil

Kataster

Flurstücksgrenze/Flurstücksnummer

Index	Datum	Gezeichnet	Änderung	Verweis	Maßstab	Format
Zugehörigkeit					1:500	297x1135
Technische Referenz BAG-TSL	Erstellt durch OMEXOM Moritz Müller	Genehmigt von BAG-TA P. Hilburger	Erstelldatum 27.07.2021	Status gültig	Zählteil 25 Blatt 25	
bayernwerk netz	Objektname 110-kV-Kabelleitung Anschluss Bachl 3 und 4 Ltg. Nr. LH-08-O1/3 und LH-08-O1/4					
	Klassifikation Planfeststellungsunterlage					
ID	Titel Zuwegungsplan					